


# SITUACE ŠIRŠÍCH VZTAHŮ


M 1:10 000

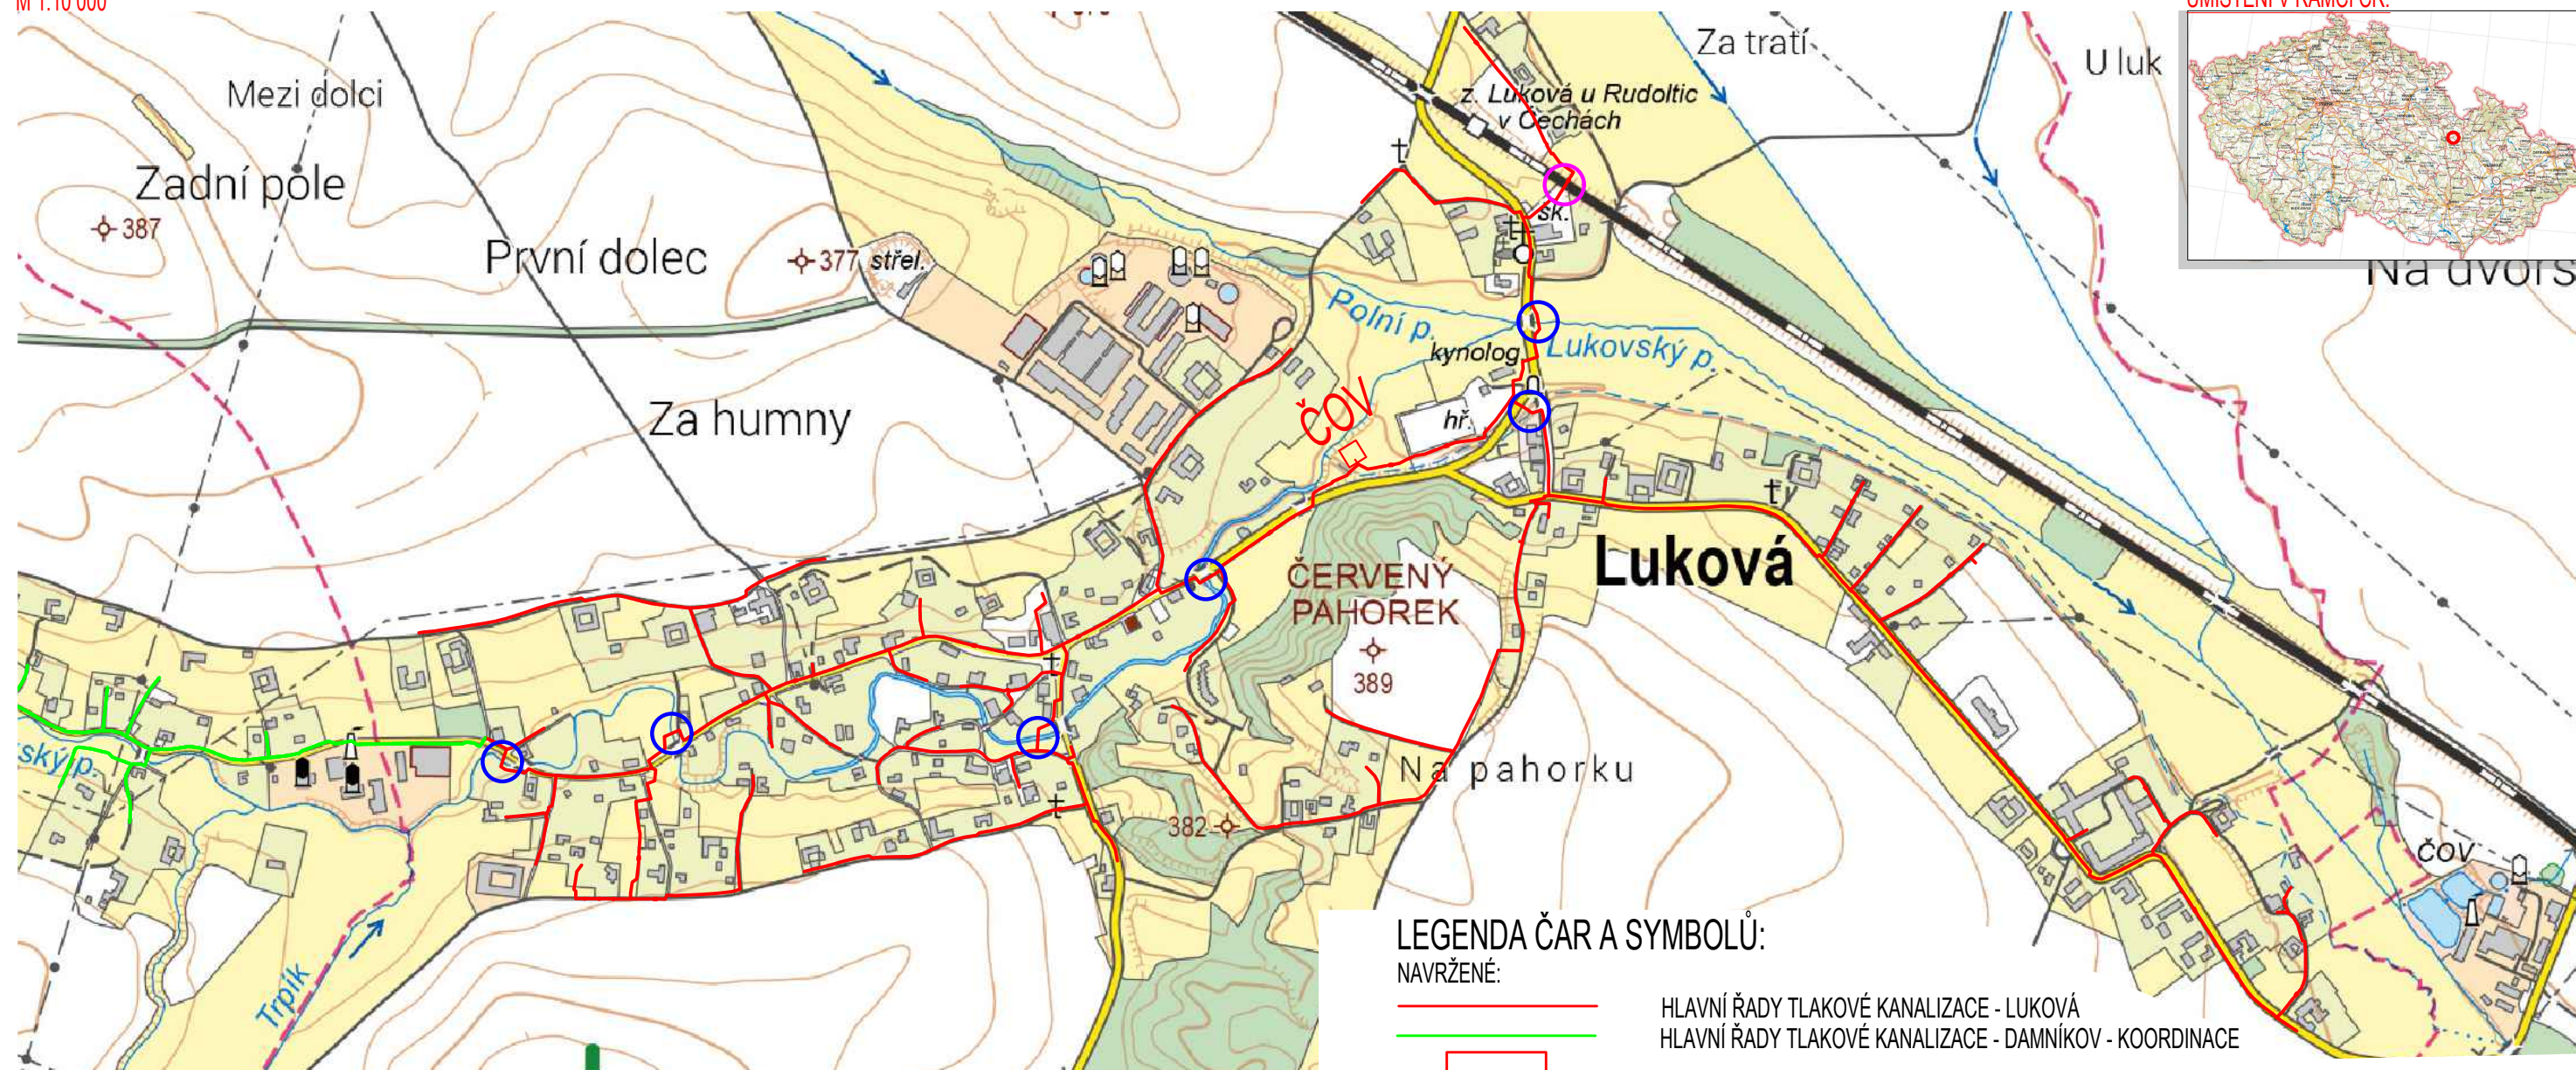

## LEGENDA ČAR A SYMBOLŮ:

NAVŘZENÉ:

- HLAVNÍ ŘADY TLAKOVÉ KANALIZACE - LUKOVÁ
- HLAVNÍ ŘADY TLAKOVÉ KANALIZACE - DAMNÍKOV - KOORDINACE
- ČOV CENTRÁLNÍ ČISTÍRNA ODPADNÍCH VOD LUKOVÁ
- KŘÍŽENÍ VODNÍCH TOKŮ A LINÍ
- KŘÍŽENÍ ŽELEZNICE

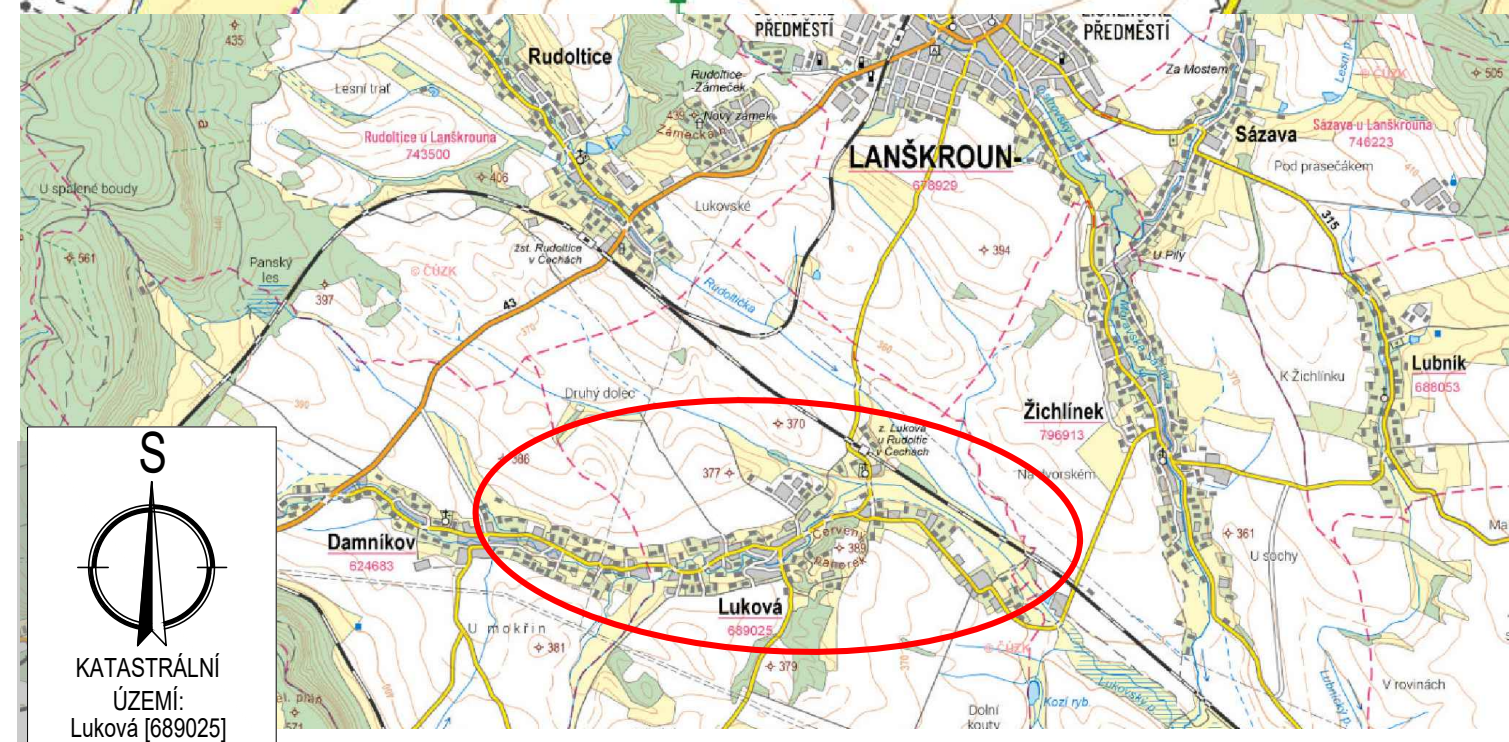

Zodpovědný projektant: Ing. Jan Falta	Vypracoval: Ing. Dominik Naiser	Technická kontrola: Jan Šejnoha, DiS.	<b>RECPROJEKT s.r.o.</b> Fáblovka 404, Pardubice IČ 260 14 327, tel. 776 709 092 <a href="http://www.recprojekt.cz">www.recprojekt.cz</a>
Kraj: Pardubický	Obec: Luková	Investor: Obec Luková, Luková 102, 561 23	
<b>Luková – splašková tlaková kanalizace a ČOV</b> SITUAČNÍ VÝKRESY <b>SITUAČNÍ VÝKRES ŠIRŠÍCH VZTAHŮ</b>			
Stupeň	DSP		
Datum	03/2025		
Formát	A3		
Zakázk. číslo	1232.P3.24		
Měřítko: 1:10 000	Č. přílohy: C.1		