


- LEGENDA ČAR A SYMBOLŮ:**
- NAVŘZENÉ:**
- SPLAŠKOVÁ TLAKOVÁ KANALIZACE
  - POBOČNÝ RÁD TLAKOVÉ KANALIZACE
  - PŘEPOJENÍ DOMOVNÍ KANALIZACE DO ČOV
  - DOMOVNÍ ČERPAČÍ JIMKA
  - OCHRANNÉ PÁSMO ČOV
- OSTATNÍ:**
- HRANICE PARCEL
  - ZÁPLAVOVÁ OBLAST Q<sub>100</sub>
  - AKTIVNÍ ZONA ČOV
  - POZEMEK DOTYČNÝ ULOŽENÍM RÁDU

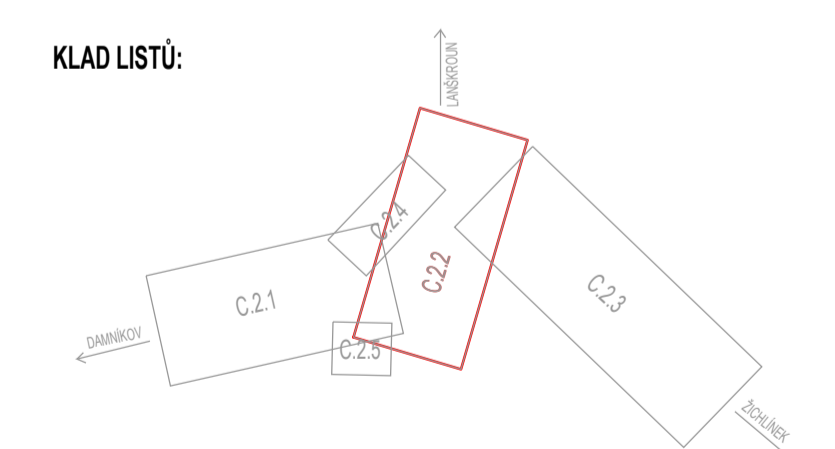

**POZNÁMKY:**  
TRASA KANALIZACE JE NAVŘZENÁ DLE ZAMĚŘENÍ A POKLADŮ SPRÁVCE JEDNOTLIVÝCH SÍTÍ TECHNICKÉ INFRASTRUKTURY.  
V SITUACI NEJSOU ZAKRESLENY PŘÍPOJKY INŽ.SÍTÍ K JEDNOTLIVÝM NEMOVITOSTEM.

**PARCELY DOTYČNÉ ULOŽENÍM SÍTI JSOU UVEDENY V SAMOSTATNÉ PŘÍLOZE PROJEKTOVÉ DOKUMENTACE.**

Zodpovědný projektant: Ing. Jan Falta	Vypracoval: Ing. Dominik Neiser	Technická kontrola: Jan Sejncha, DiS.	<b>RECPROJEKT s.r.o.</b> Fabřkova 404, Pardubice IČ 260 14 327, tel. 776 709 092 www.recprojekt.cz
Kraj: Pardubický	Obec: Luková	Investor: Obec Luková, Luková 102, 561 23	
<b>Luková – splašková tlaková kanalizace a ČOV</b> SITUÁČNÍ VÝKRES KATASTRÁLNÍ SITUACE STAVBY - ČÁST 2			
Měřítko: 1:1000	Č. přílohy: C.2.2	DSP 03/2025 16vA4 1232 P3.24	