




- LEGENDA ČAR A SYMBOLŮ:**
- NAVŘZENÉ:
    - SPLAŠKOVÁ TLAKOVÁ KANALIZACE
    - PODŘUČNÝ ŘÁD TLAKOVÉ KANALIZACE
    - PŘEPŮJENÍ DOMOVNÍ KANALIZACE DO DCJ
    - DCJ
    - DOMOVNÍ ÚSPRAVA JIMKA
    - OCHRANÉ PÁSMA DCJ
  - OSTATNÍ:
    - HRANICE PARCEL
    - ZAPLAVOVÁ OBLAST Q<sub>100</sub>
    - AKTIVNÍ ZONA DCJ
    - POZEMEK DOTČENÝ ULOŽENÍM ŘÁDU

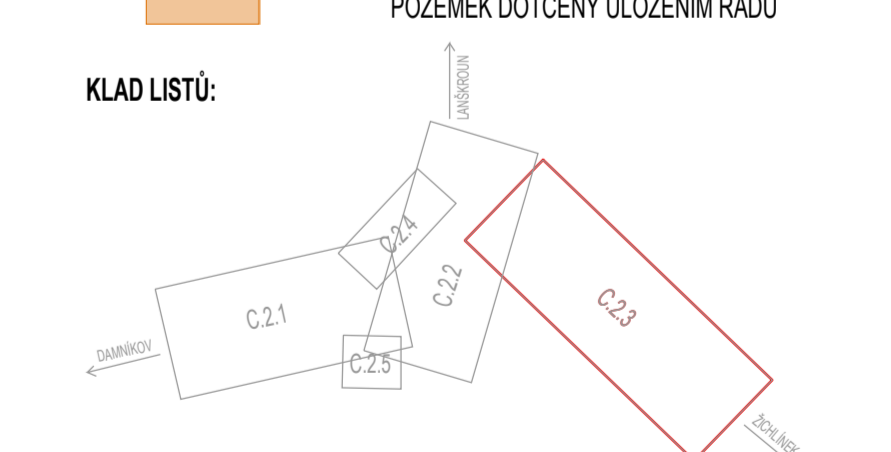

**POZNÁMKY:**  
TRASA KANALIZACE JE NAVŘEZENA DLE ZAMĚŘENÍ A PODKLADU SPRÁVCE JEDNOTLIVÝCH SÍTÍ TECHNICKÉ INFRASTRUKTURY. V SITUACI NEJSOU ZAKRESLENY PŘÍPOJKY INŽ. SÍTÍ K JEDNOTLIVÝM NEMOVITOSTEM.

PARCELY DOTČENÉ ULOŽENÍM SÍTÍ JSOU UVEDENY V SAMOSTATNÉ PŘÍLOZE PROJEKTOVÉ DOKUMENTACE.

Zodpovědný projektant: Ing. Jan Falta	Vypracoval: Ing. Dominik Nášer	Technická kontrola: Jan Šejnha, DS	<b>RECPROJEKT s.r.o.</b> Fábůvka 404, Pardubice IČ 260 14 327, tel. 778 709 052 www.recprojekt.cz
Kraj: Pardubický	Obec: Luková	Investor: Obec Luková, Luková 102, 561 23	
Luková – splašková tlaková kanalizace a ČOV SITUACNÍ VÝKRESY KATASTRÁLNÍ SITUACE STAVBY - ČÁST 3			
Stupeň: Datum: Formát: Znak: 616	DS 03/2025 16A4 1222.F3.24	Měřítko: 1:1000	Č. přílohy: C.2.03