


- LEGENDA ČAR A SYMBOLŮ:**
- NAVRŽENÉ:
 - SPĚŠKOVÁ TLAKOVÁ KANALIZACE
 - PROTLAK S CHRÁNICÍKOU
 - PROTLAK BEZ CHRÁNICÍKY
 - PODŘÍZNÝ ŘÁD TLAKOVÉ KANALIZACE
 - PŘEPŮLENÍ DOMOVNÍ KANALIZACE DO ČOJ
 - DOMOVNÍ ČERPAČÍ JÍMKA, SOUPĚ, PROPLACH SOUPRAVA
 - MONITÁŽNÍ JÁMA, HRANA VÝKOPU
 - ZMĚNA DIMENZE POTRUBÍ
 - VODOVODNÍ PŘÍPOJKA PRO ČOV
 - STAVAJÍCÍ SÍŤ:
 - VODOVOD (Vak, Jabloně nad Orlicí a.s.)
 - PLYNOVOD STL (GasNet s.r.o.)
 - PLYNOVOD VTL (GasNet s.r.o.)
 - STAVAJÍCÍ JEDNOTNÁ KANALIZACE (Obec)
 - ELEKTRÁNA VVN - NADZEMNÍ (ČEZ s.r.o.)
 - ELEKTRÁNA NN - NADZEMNÍ (ČEZ s.r.o.)
 - ELEKTRÁNA NN - PODZEMNÍ (ČEZ s.r.o.)
 - SŘEŤOVACÍ VEDENÍ - POZEMNÍ ZAMĚŘENÉ (CETIN a.s.)
 - SŘEŤOVACÍ VEDENÍ - NEZAMĚŘENÉ (CETIN a.s.)
 - SŘEŤOVACÍ VEDENÍ - NADZEMNÍ (CETIN a.s.)
 - SŘEŤOVACÍ VEDENÍ - NEPROVOZOVANÉ (CETIN a.s.)
 - KABEL VEŘE NEHO OŠETŘENÍ - NN (Obec)
 - KABEL ČD TELEMATIKA (ČD Telematika a.s.)
 - STAVAJÍCÍ DOMOVNÍ KANALIZACE
 - OSTATNÍ:
 - HRANICE PARCEL
 - OCHRANNÉ PÁSMA DŘEVIN

KOORDINAČNÍ SITUACE STAVBY - ČÁST 10
M1:500

- SEZNAM STAVEBNÍCH OBJEKTŮ:**
- S001 - OŠTERNÁ ODPADNÍCH VOD
 - S001.1 - PROVOZ BUDOVA A OPOCENÍ ČOV
 - S001.2 - PŘÍJEZD, KOMUNIKACE A ZPEVNĚNÉ PLOCHY
 - S001.3 - PŘÍPOJKA NA PRO ČOV
 - S001.4 - TRUBNÍ VEDENÍ ČOV
 - S001.5 - VODOVOD PRO ČOV
 - S002 - SPĚŠKOVÁ KANALIZACE
 - PS01 - TECHNOLOGICKÁ ČÁST ČOV
 - PS02 - TECHNOLOGICKÁ ČÁST ČOJ

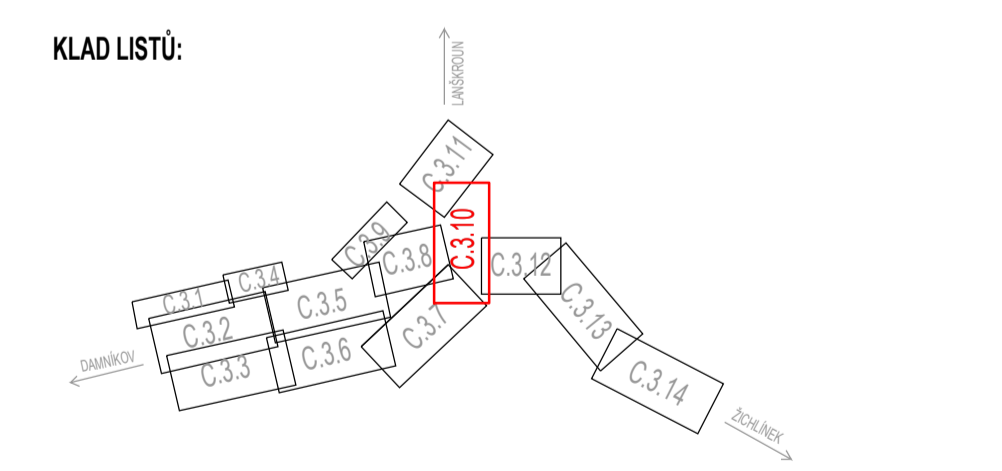

POZNÁMKY:
 TRUBNÍ KANALIZACE JE NAVRŽENA DLE ZAMĚŘENÍ A PODKLADŮ SPRÁVCE JEDNOTLIVÝCH SÍTÍ TECHNICKÉ INFRASTRUKTURY. V SITUACI NEJSOU ZAKRESLENY PŘÍPOJKY INŽ. SÍTÍ K JEDNOTLIVÝM NEMOVITOSTEM.
 PARCELY DOTČENÉ ULOŽENÍM SÍTÍ JSOU UVEDENY V SAMOSTATNÝM PŘÍLOZE PROJEKTOVÉ DOKUMENTACE.
 VEŠKERÉ ZAMĚŘENÉ KŘÍŽENÍ A SOUBĚHY STAVAJÍCÍCH SÍTÍ JE POTŘEBA PŘI REALIZACI NA STAVBE VYTÝČIT OD JEDNOTLIVÝCH PROVOZOVATELŮ UVEDENÉ VÝŠKĚ A STANČNÍCH KŘÍŽENÍ JSOU OŘEZÁTELNÉ.
 VEŠKERÉ KŘÍŽENÍ A SOUBĚHY OSTATNÍCH INŽENÝRSKÝCH SÍTÍ MUSÍ SPLŇOVAT POŽADAVKY JEDNOTLIVÝCH MAJITELŮ PROVOZOVATELŮ A PROSTOROVOU NORMU ČSN 73 6005.
 V OKOLÍ ŽELEZNIČNÍ TRATI SE MOKROU NACHÁZĚJÍ INŽENÝRSKÉ SÍTĚ V MAJETKU DRAŽNÍHO ÚŘADU, SŽDC, ČD a ČD TELEMATIKA

Zodpovědný projektant: Ing. Jan Falta	Vypracoval: Ing. Dominik Neiser	Technická kontrola: Ing. Dominik Neiser	RECPROJEKT s.r.o. Fabřička 404, Pardubice IČ 260 14 327, tel. 776 709 092 www.recprojekt.cz
Kraj: Pardubický	Obec: Luková	Investor: Obec Luková, Luková 102, 561 23	Štípeň: DSP Datum: 03/2025 Formát: 14x44 Zakáz. číslo: 1232 P3.24 Měřítko: 1:500 Č. přílohy: C.3.10
Luková – spěšková tlaková kanalizace a ČOV SITUAČNÍ VÝKRES			
KOORDINAČNÍ SITUACE STAVBY - ČÁST 10			